




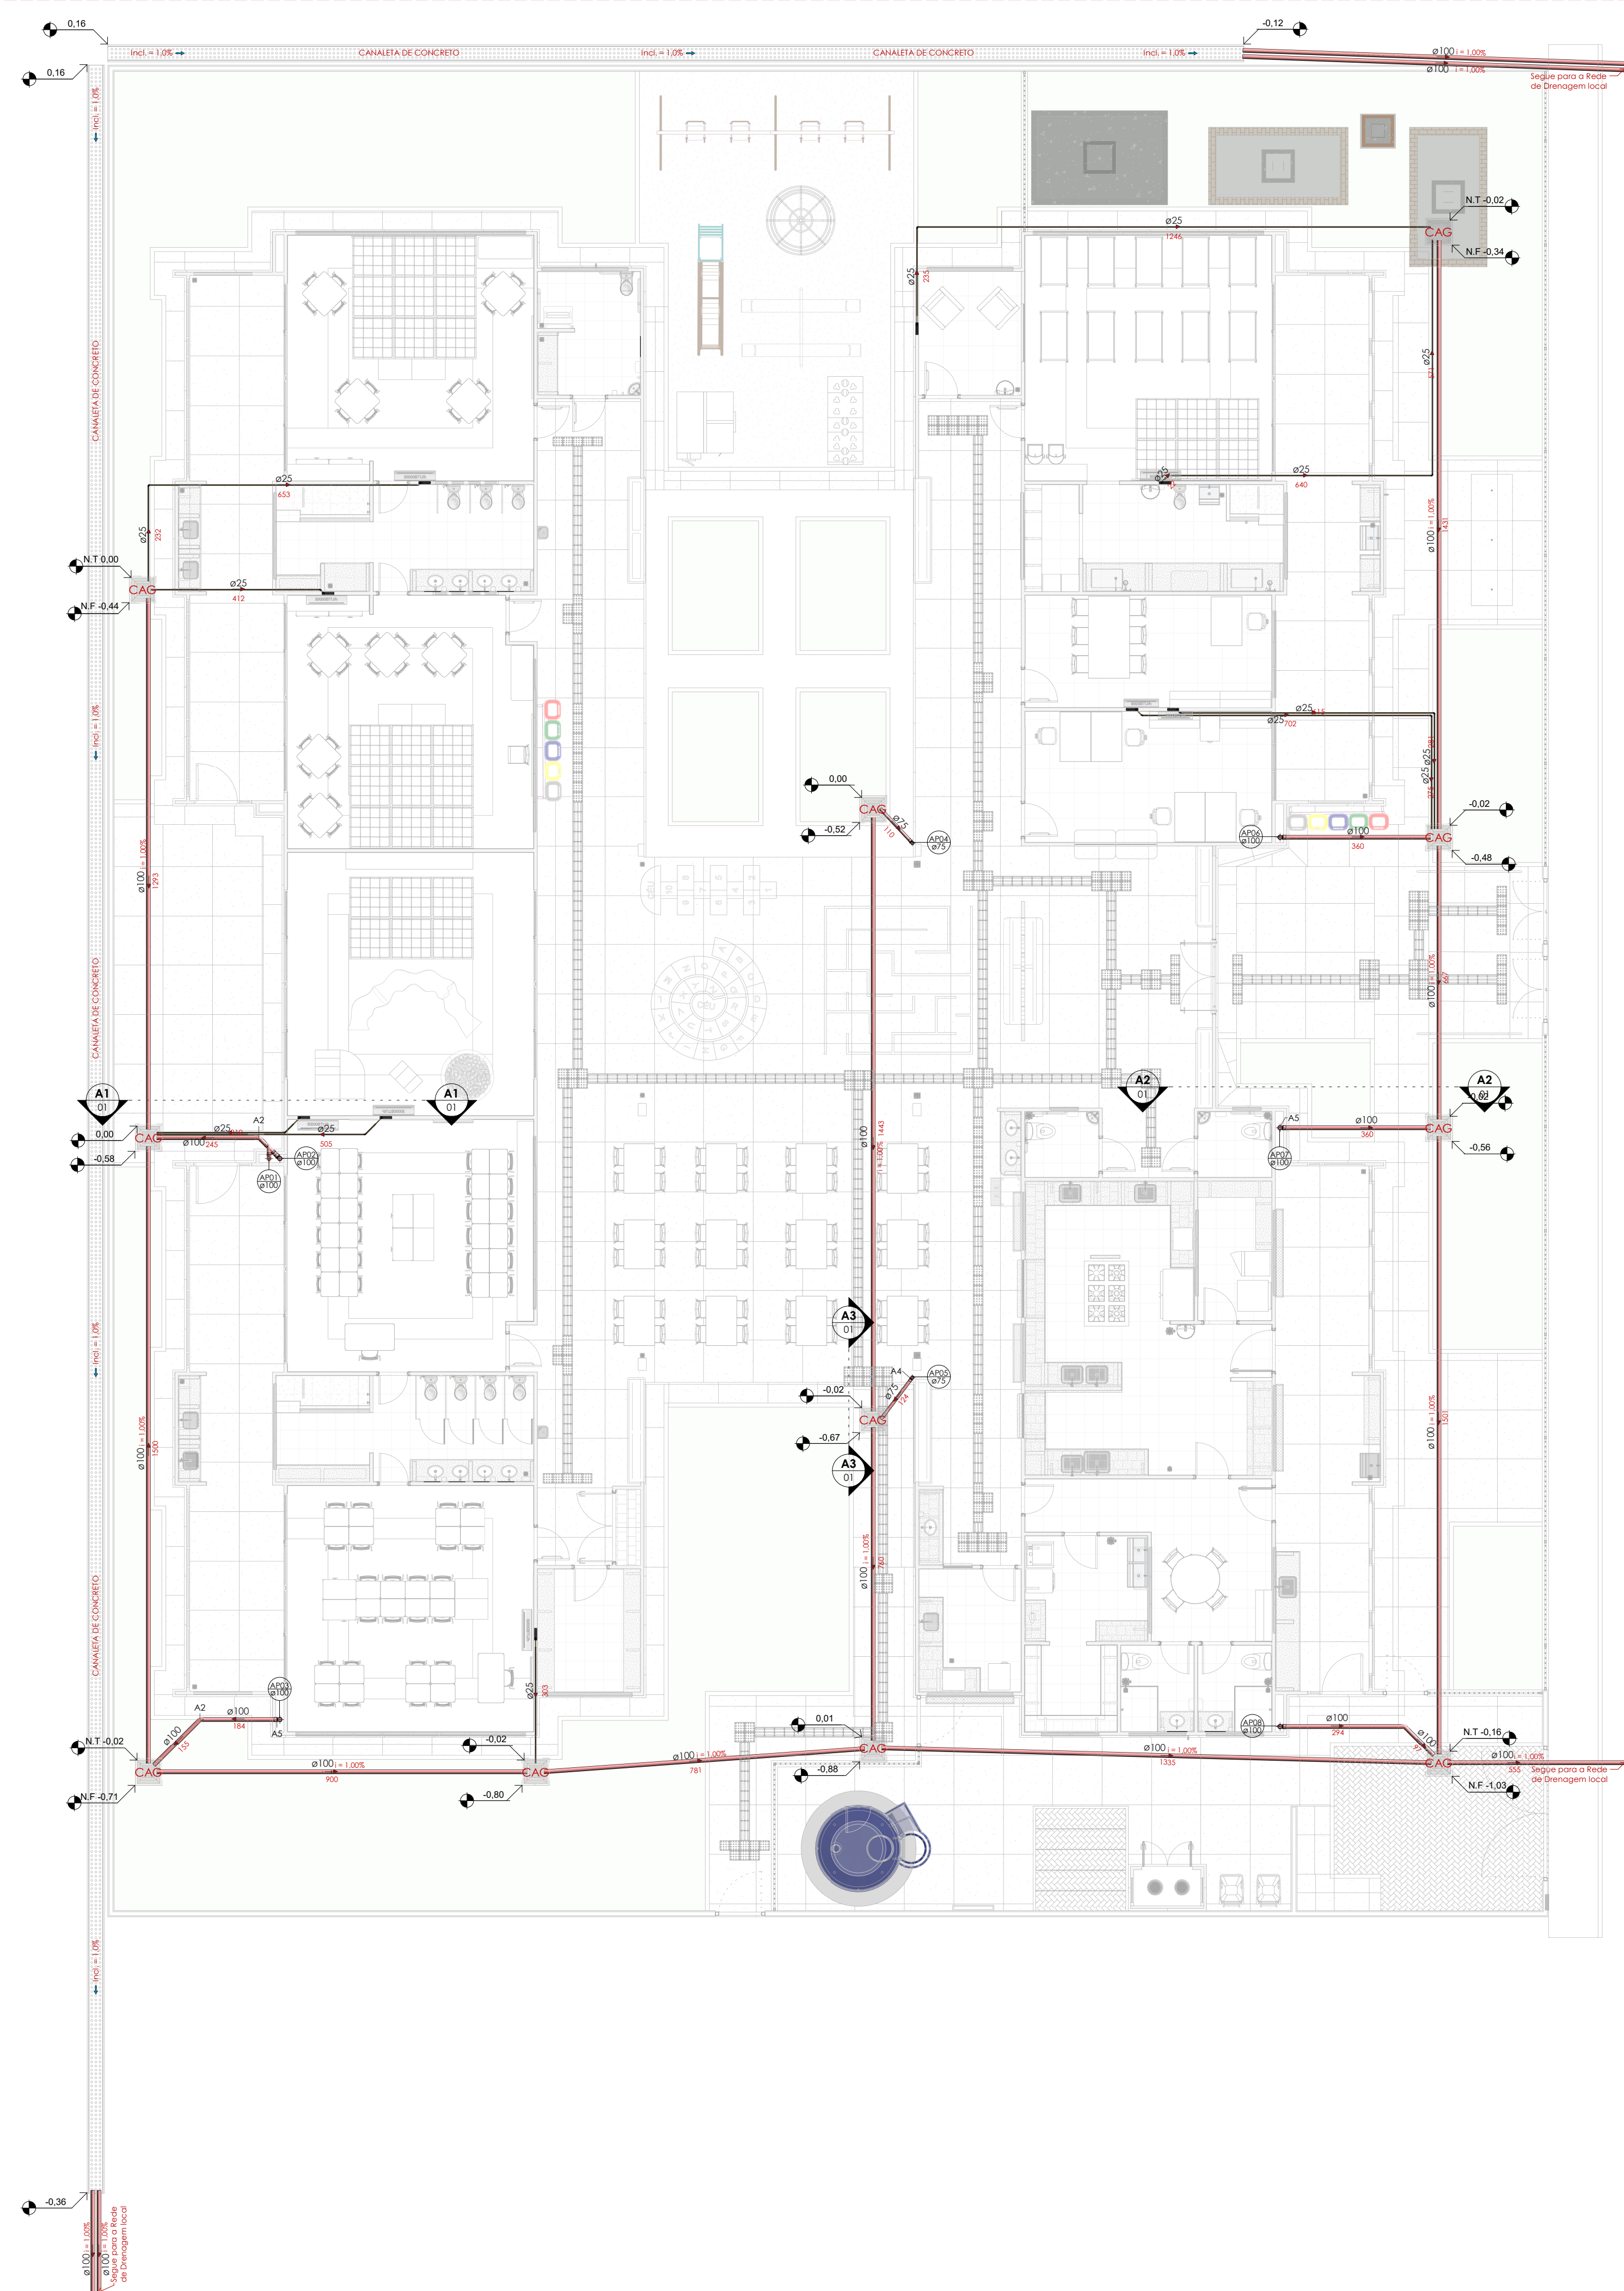


1 PLANTA BAIXA TÉRREO - ÁGUAS PLUVIAIS  
ESCALA 1:100

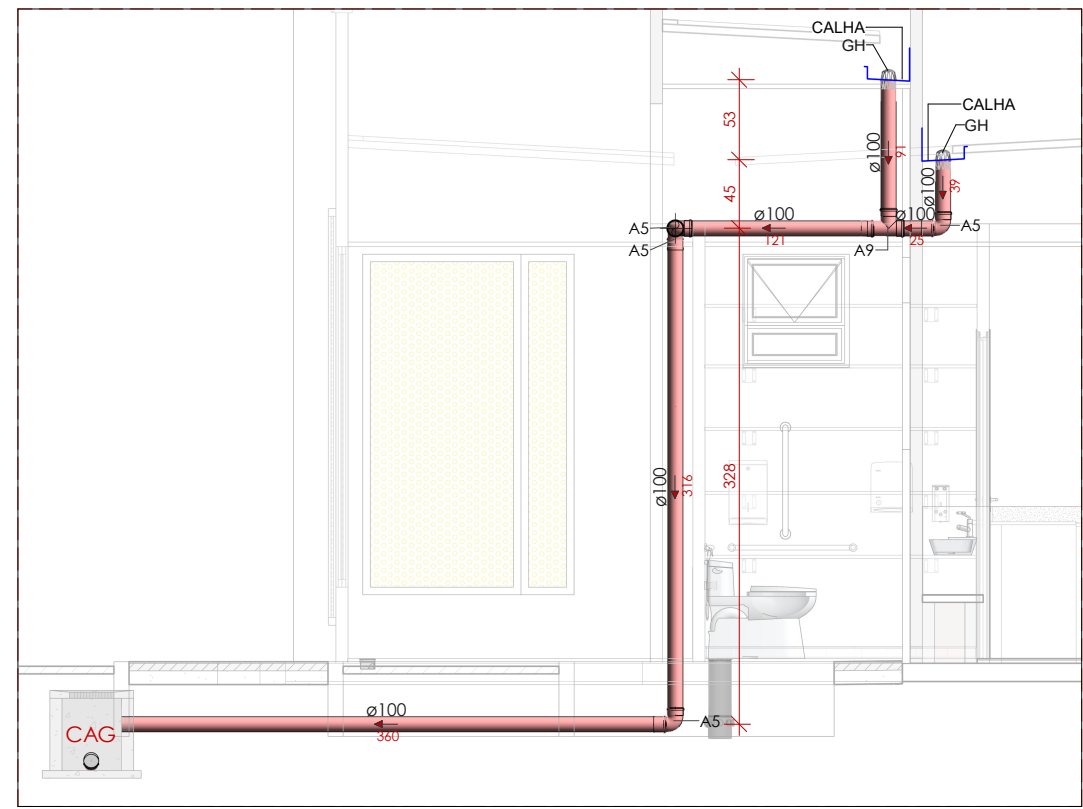


3 CORTE A2  
ESCALA 1:50

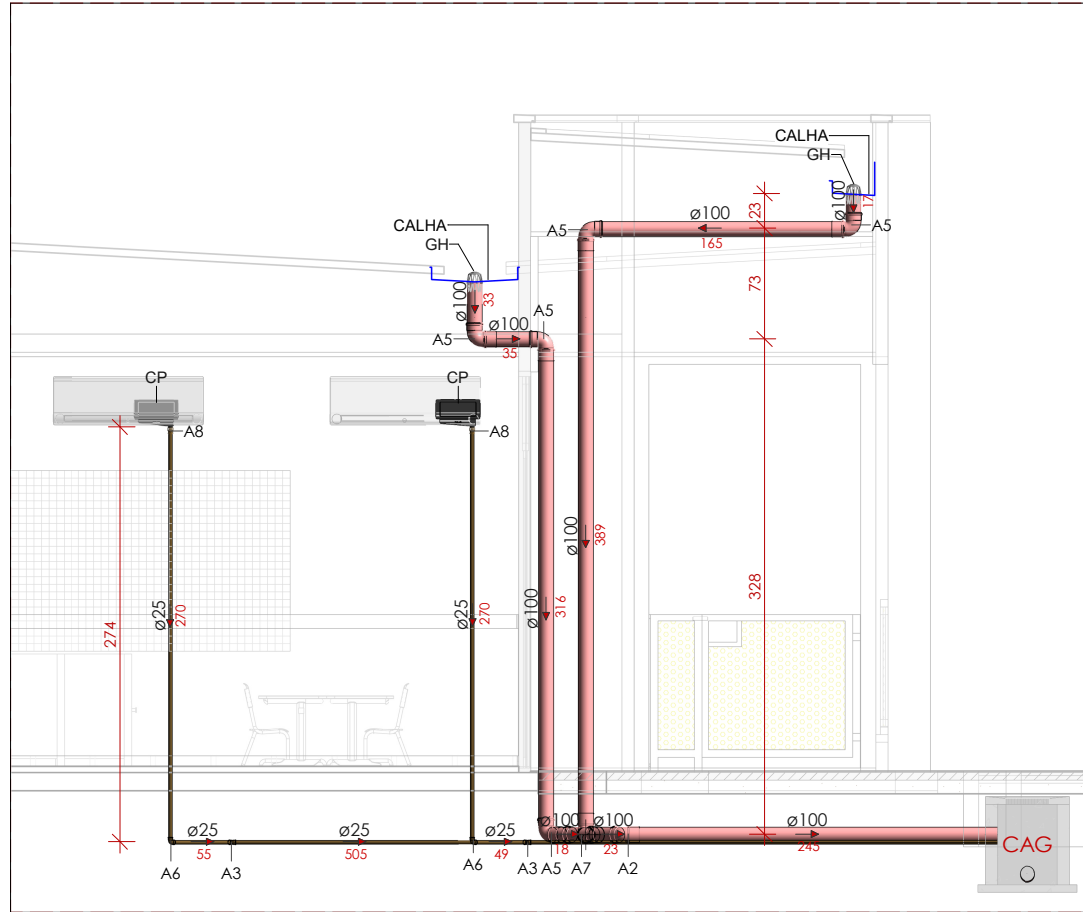


2 CORTE A1  
ESCALA 1:50

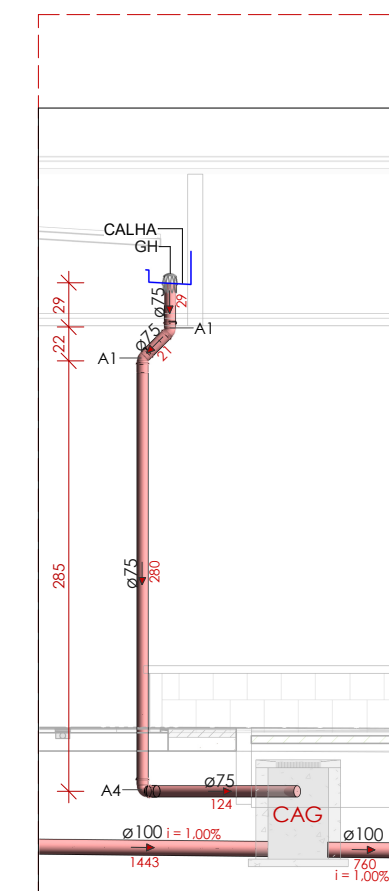

4 CORTE A3  
ESCALA 1:50

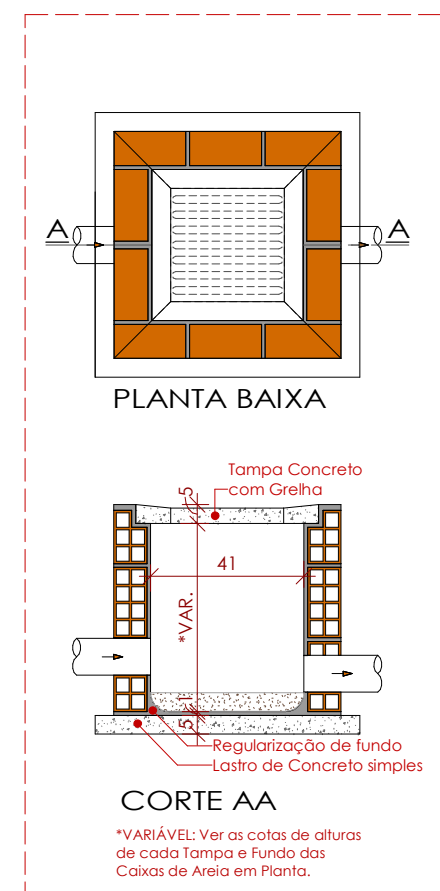

5 DETALHE CAG  
ESCALA 1:20

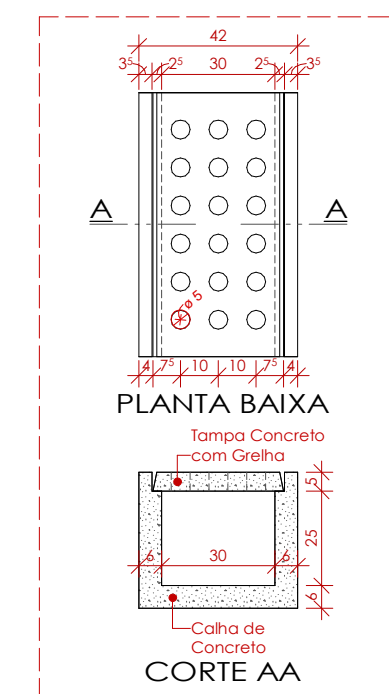

6 DET. CANALETA  
ESCALA 1:20

| LEGENDA ÁGUAS PLUVIAIS    |                               |
|---------------------------|-------------------------------|
| Dímetro tubo - Inclinação | 100mm - 1.00%                 |
| Comp. tubo 123cm          | Drenagem Águas Pluviais       |
| 123cm                     | Drenagem Condicionador de ar  |
| AP-XX                     | Prumada de Águas Pluviais     |
| Ø XX                      | Dímetro do tubo               |
| C.A.                      | CAIXA DE AREIA TAMPA CONCRETO |
| C.A.G.                    | CAIXA DE AREIA COM GRELHA     |
| N.T.                      | NÍVEL - TAMPA DA CAIXA        |
| N.F.                      | NÍVEL - FUNDO DA CAIXA        |
| CP                        | CAIXA DE PASSAGEM POLAR       |
| GH                        | GRELHA HEMISFÉRICA OU ABACXI  |

| 3.2 TABELA - Acessórios - Águas Pluviais |                                               |            |
|------------------------------------------|-----------------------------------------------|------------|
| LEGENDA                                  | DESCRIÇÃO                                     | QUANTIDADE |
| CP                                       | Caixa de passagem Polar                       | 10         |
| GH                                       | Grelha Hemisférica Flexível, 88/100, Aquapluv | 9          |

| 5.1 TABELA - TUBOS ÁGUAS PLUVIAIS |          |             |
|-----------------------------------|----------|-------------|
| DESCRIÇÃO TUBO                    | DIÂMETRO | COMPRIMENTO |
| Tubo PVC Soldável Marrom          | 25 mm    | 95,91       |

| 5.2 TABELA - TUBOS ÁGUAS PLUVIAIS 2 |          |             |
|-------------------------------------|----------|-------------|
| DESCRIÇÃO TUBO                      | DIÂMETRO | COMPRIMENTO |
| Tubo para Esgoto Série Normal       | 75 mm    | 8,95        |
| Tubo para Esgoto Série Normal       | 100 mm   | 193,93      |

| 6.1 TABELA - CONEXÕES - ÁGUAS PLUVIAIS |                                                                             |        |
|----------------------------------------|-----------------------------------------------------------------------------|--------|
| LEGENDA                                | DESCRIÇÃO                                                                   | QUANT. |
| A1                                     | Joelho 45° 75mm, Esgoto Série Normal - TIGRE                                | 4      |
| A2                                     | Joelho 45° 100mm, Esgoto Série Normal - TIGRE                               | 3      |
| A3                                     | Joelho 45° Soldável 25mm, PVC Marrom, Água Fria - TIGRE                     | 7      |
| A4                                     | Joelho 90° 75mm, Esgoto Série Normal - TIGRE                                | 2      |
| A5                                     | Joelho 90° 100mm, Esgoto Série Normal - TIGRE                               | 19     |
| A6                                     | Joelho 90° Soldável 25mm, PVC Marrom, Água Fria - TIGRE                     | 14     |
| A7                                     | Junção Simples 100 x 100mm, Esgoto Série Normal - TIGRE                     | 1      |
| A8                                     | Luva Soldável e com Bucha de Latão 25 x 3/4", PVC Marrom, Água Fria - TIGRE | 9      |
| A9                                     | Tê 100 x 100mm, Esgoto Série Normal - TIGRE                                 | 1      |



## PROJETO TIPO 2 - CRECHE COM 05 SALAS

PROPRIETÁRIO: \_\_\_\_\_

ENDEREÇO: \_\_\_\_\_

MUNICÍPIO - UF: \_\_\_\_\_

PROPRIETÁRIO: \_\_\_\_\_

RESP. TÉCNICO: \_\_\_\_\_ CAU: \_\_\_\_\_

AUTOR DO PROJETO: \_\_\_\_\_ CAU: \_\_\_\_\_

DILFO \_\_\_\_\_ CAU: \_\_\_\_\_

RA: \_\_\_\_\_

OBSERVAÇÕES:

TECNOLOGIA CONSTRUTIVA: SISTEMA CONSTRUTIVO PVC-CONCRETO - NBR 17.077

## CRECHE TIPO 2 PROJETO DE INSTALAÇÕES DE ÁGUAS PLUVIAIS

OBSERVAÇÃO: CGEST - Coordenação Geral de Infraestrutura Educacional


REVISÃO: R00

ESCALA: 1:50


DATA EMISSÃO: 2025

PRANCHA: 01/02


HAP

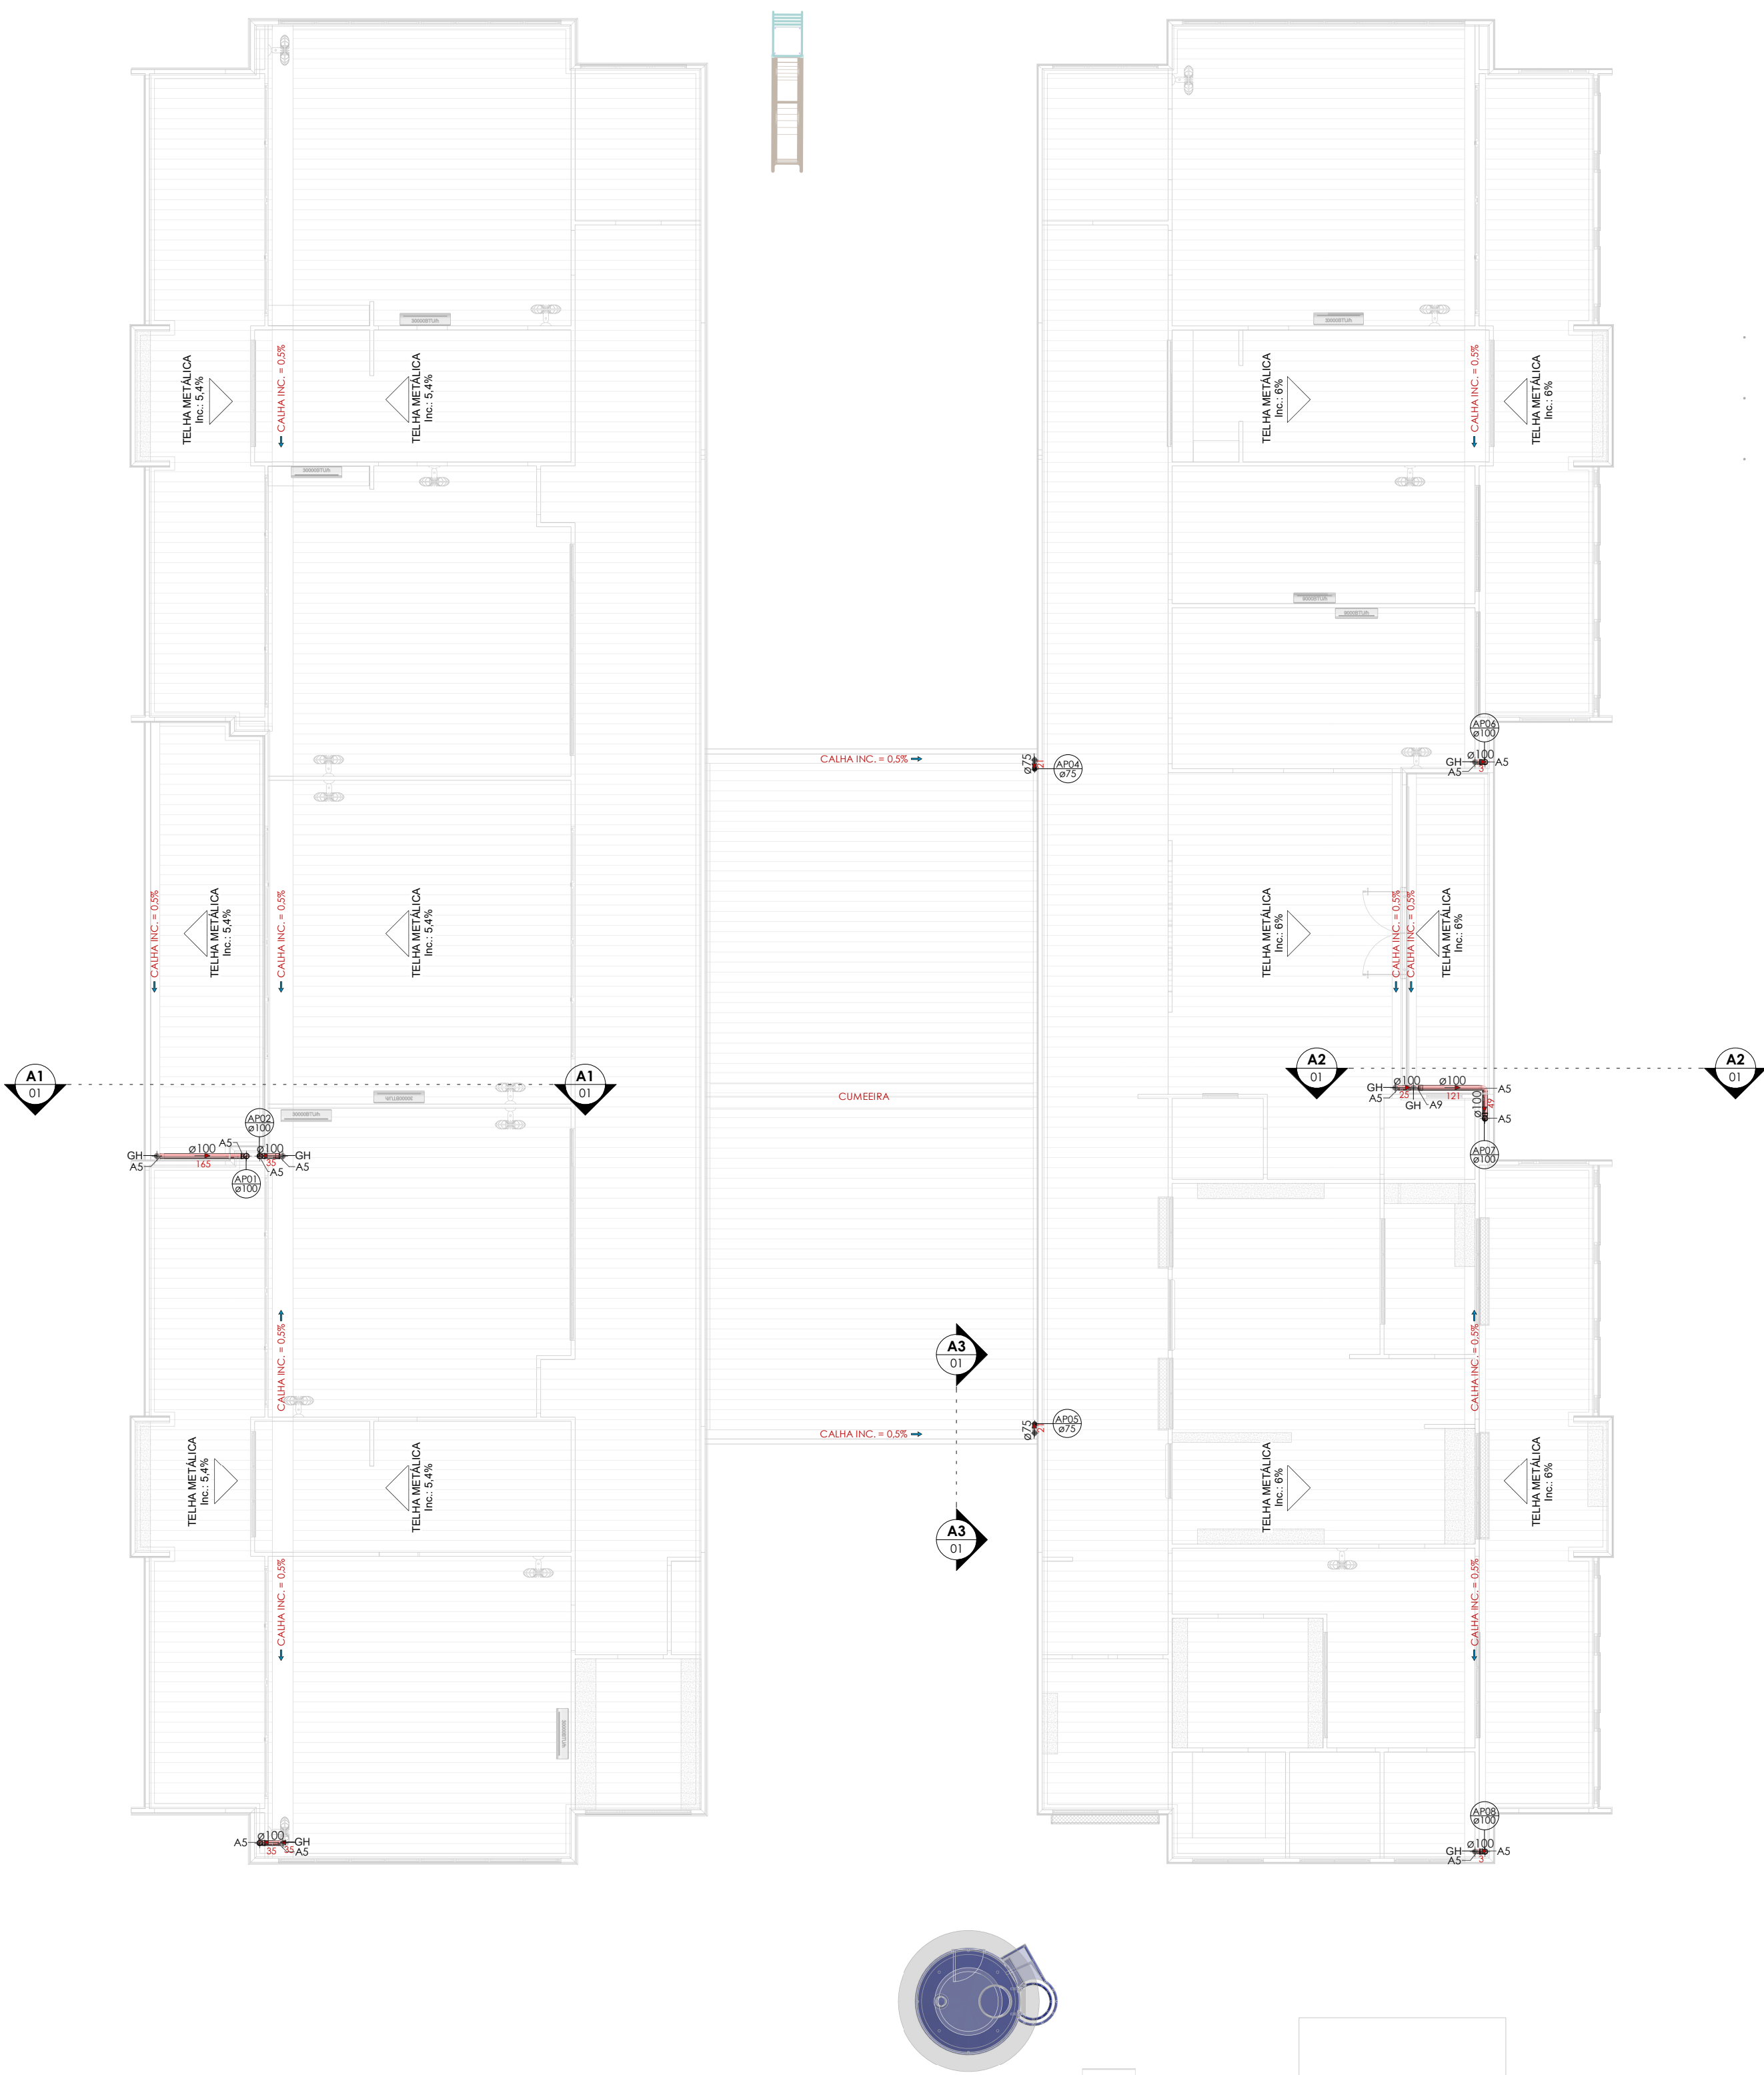


1 PLANTA DE COBERTA - ÁGUAS PLUVIAIS  
ESCALA 1 : 100

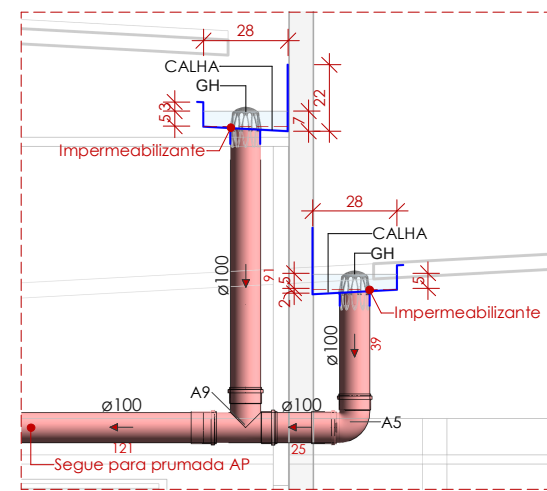


4 DET. CALHA 3  
ESCALA 1 : 25

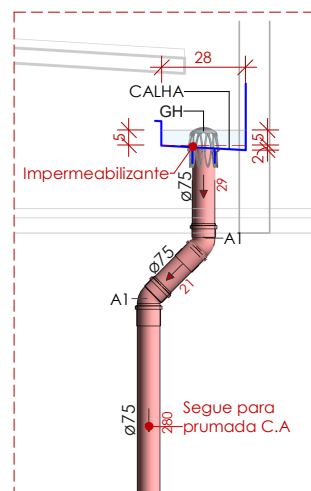

5 DET. CALHA 4  
ESCALA 1 : 25

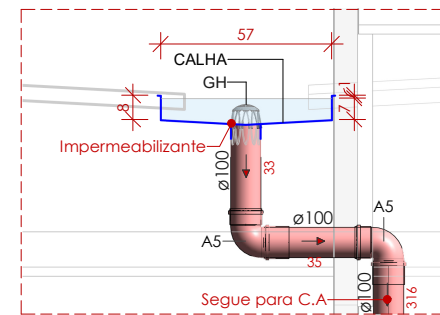

2 DET. CALHA 1  
ESCALA 1 : 25

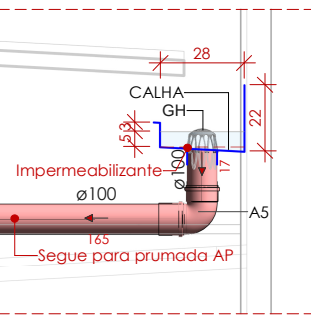

3 DET. CALHA 2  
ESCALA 1 : 25

| LEGENDA ÁGUAS PLUVIAIS |                               |                                               |
|------------------------|-------------------------------|-----------------------------------------------|
| Diâmetro tubo<br>ø60mm | Inclinação<br>1.00%           | Drenagem Águas Pluviais                       |
| Comp. tubo 123.7m      | 123.7m                        | Drenagem Condicionador de ar                  |
| AP-XX                  | Ø XX                          | Prumada de Águas Pluviais<br>Diâmetro do tubo |
| C.A.                   | CAIXA DE AREIA TAMPA CONCRETO |                                               |
| C.A.G                  | CAIXA DE AREIA COM GRELHA     |                                               |
| N.T.                   | NÍVEL - TAMPA DA CAIXA        |                                               |
| N.F.                   | NÍVEL - FUNDO DA CAIXA        |                                               |
| CP                     | CAIXA DE PASSAGEM POLAR       |                                               |
| GH                     | GRELHA HEMISFÉRICA OU ABACAXI |                                               |

| 3.2 TABELA - Acessórios - Águas Pluviais |                                               |            |
|------------------------------------------|-----------------------------------------------|------------|
| LEGENDA                                  | DESCRIÇÃO                                     | QUANTIDADE |
| CP                                       | Caixa de passagem Polar                       | 10         |
| GH                                       | Grelha Hemisférica Flexível, 88/100, Aquapluv | 9          |

| 5.1 TABELA - TUBOS ÁGUAS PLUVIAIS |          |             |
|-----------------------------------|----------|-------------|
| DESCRIÇÃO TUBO                    | DIÂMETRO | COMPRIMENTO |
| Tubo PVC Soldável Marrom          | 25 mm    | 95,91       |

| 5.2 TABELA - TUBOS ÁGUAS PLUVIAIS 2 |          |             |
|-------------------------------------|----------|-------------|
| DESCRIÇÃO TUBO                      | DIÂMETRO | COMPRIMENTO |
| Tubo para Esgoto Série Normal       | 75 mm    | 8,95        |
| Tubo para Esgoto Série Normal       | 100 mm   | 193,93      |

| 6.1 TABELA - CONEXÕES - ÁGUAS PLUVIAIS |                                                                             |        |
|----------------------------------------|-----------------------------------------------------------------------------|--------|
| LEGENDA                                | DESCRIÇÃO                                                                   | QUANT. |
| A1                                     | Joelho 45° 75mm, Esgoto Série Normal - TIGRE                                | 4      |
| A2                                     | Joelho 45° 100mm, Esgoto Série Normal - TIGRE                               | 3      |
| A3                                     | Joelho 45° Soldável 25mm, PVC Marrom, Água Fria - TIGRE                     | 7      |
| A4                                     | Joelho 90° 75mm, Esgoto Série Normal - TIGRE                                | 2      |
| A5                                     | Joelho 90° 100mm, Esgoto Série Normal - TIGRE                               | 19     |
| A6                                     | Joelho 90° Soldável 25mm, PVC Marrom, Água Fria - TIGRE                     | 14     |
| A7                                     | Junção Simples 100 x 100mm, Esgoto Série Normal - TIGRE                     | 1      |
| A8                                     | Luva Soldável e com Bucha de Latão 25 x 3/4", PVC Marrom, Água Fria - TIGRE | 9      |
| A9                                     | Tê 100 x 100mm, Esgoto Série Normal - TIGRE                                 | 1      |

PROJETO TIPO 2 - CRECHE COM 05 SALAS

PROPRIETÁRIO:

ENDEREÇO:

MUNICÍPIO - UF:

PROPRIETÁRIO:

RESP. TÉCNICO: CAU:

AUTOR DO PROJETO: CAU:

DILFO CAU:

RA:

OBSERVAÇÕES:

TECNOLOGIA CONSTRUTIVA:  
SISTEMA CONSTRUTIVO PVC-CONCRETO - NBR 17.077

CRECHE TIPO 2  
PROJETO DE INSTALAÇÕES DE ÁGUAS PLUVIAIS

OBSERVAÇÃO:  
CGEST - Coordenação Geral de Infraestrutura Educacional

DET. CALHA 1;  
DET. CALHA 2;  
DET. CALHA 3;  
DET. CALHA 4;

HAP

REVISÃO:  
R00

ESCALA:  
1:25

DATA EMISSÃO:  
2025

PRANCHA:

02/02